


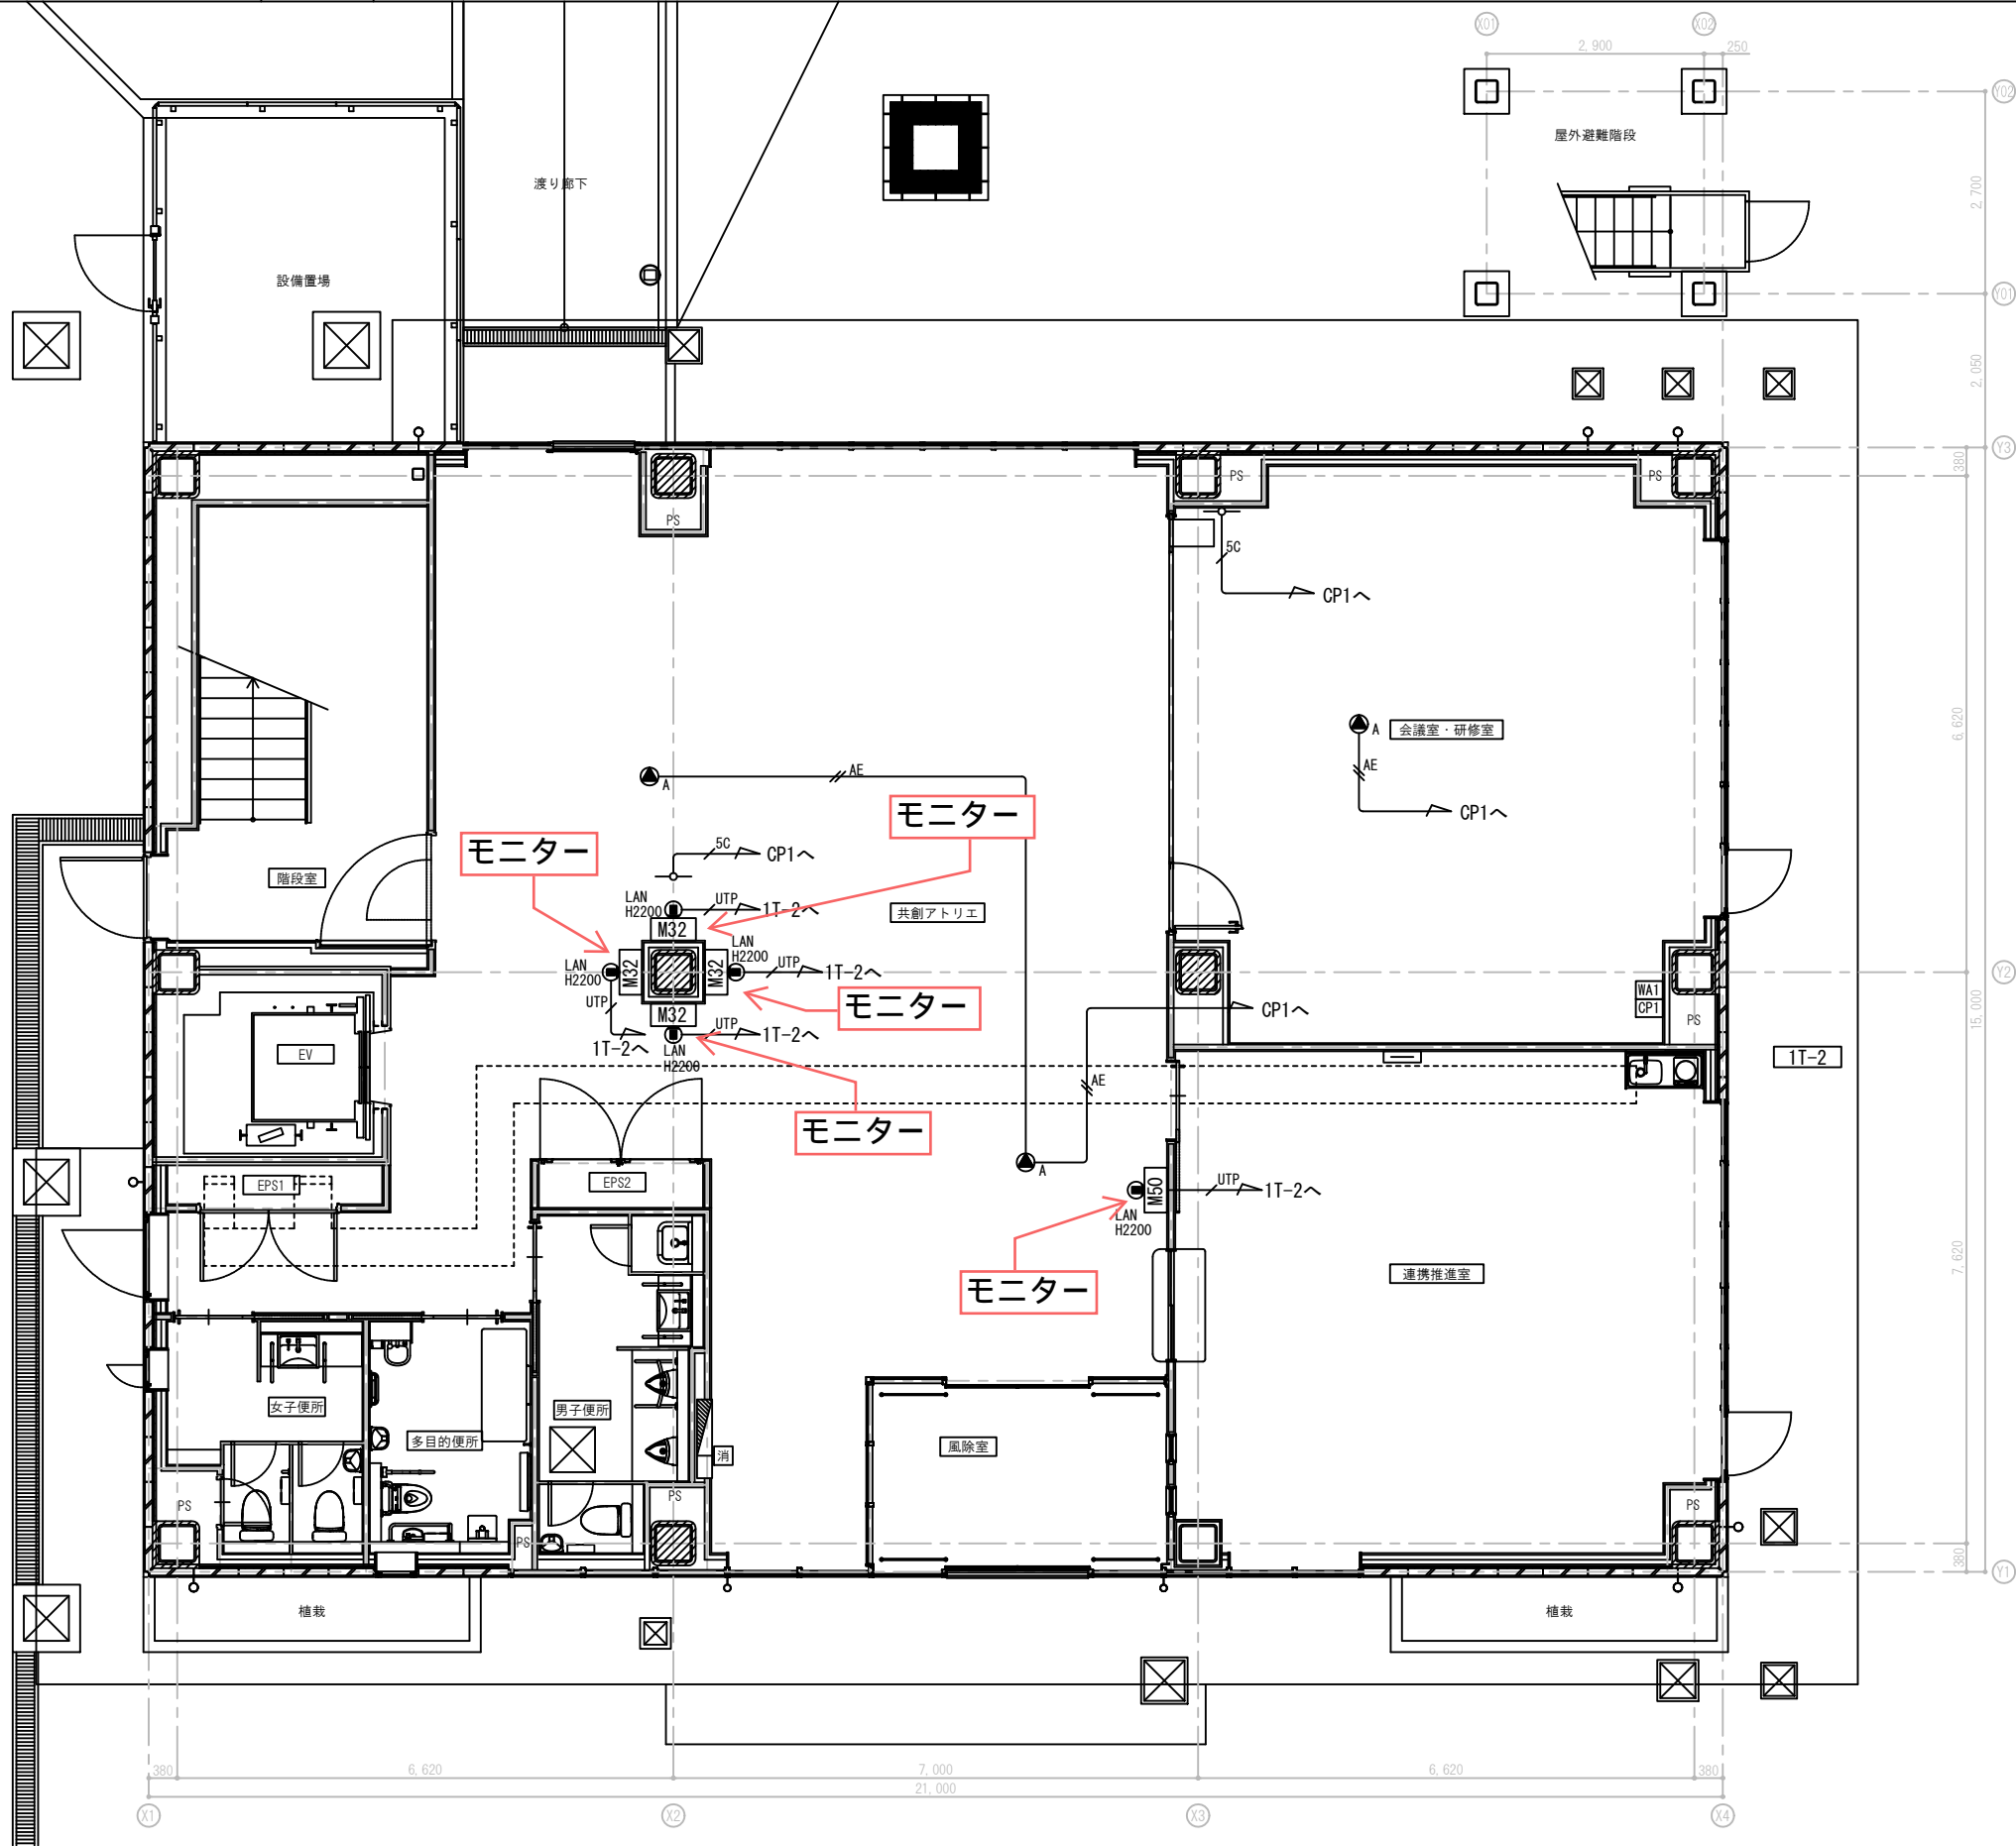


【特記事項】

1. 配線は二重天井内は転がし配線とし、立上げ立下げ部分（隠ぺい）はPF管で保護すること。

凡例		
記 号	名 称	備 考
	端子盤	
	EM-AE1. 2-2C	(PF16)
	EM-AE1. 2-4C	(PF16)
	EM-AE1. 2-4C	(E19)
	EM-AE1. 2-4C	(ラック)
	EM-S-5C-FB	(PF16)
	EM-S-5C-FB	(E19)
	EM-S-5C-FB	(ラック)
	EM-UTP0. 5-4P (Cat6A)	(PF16)
	EM-UTP0. 5-4P (Cat6A)	(E19)
	EM-UTP0. 5-4P (Cat6A)	(ラック)
	EM-CPEE0. 9-3P	(PF16)
	EM-CPEE0. 9-3P	(ラック)
	EM-MEES0. 5-3C+UTP0. 5-4P (Cat6A) x 2 (PF16)	
	HDMIケーブル 30m	(PF28)
	情報用埋込モジュラージャック Cat6A	
	HDMI1707コンセント	床用ボックス共
	電動スクリーン	建築工事




神戸市公立大学法人	図面番号	E-68
令和 7年度 神戸高専テクノセンター・情報棟新築工事		
図 面 リ ス ト	縮 尺	施 設 番 号
(電気設備工事) 映像・音響設備 1階平面図		-
(A1)1:50 (A3)1:100		

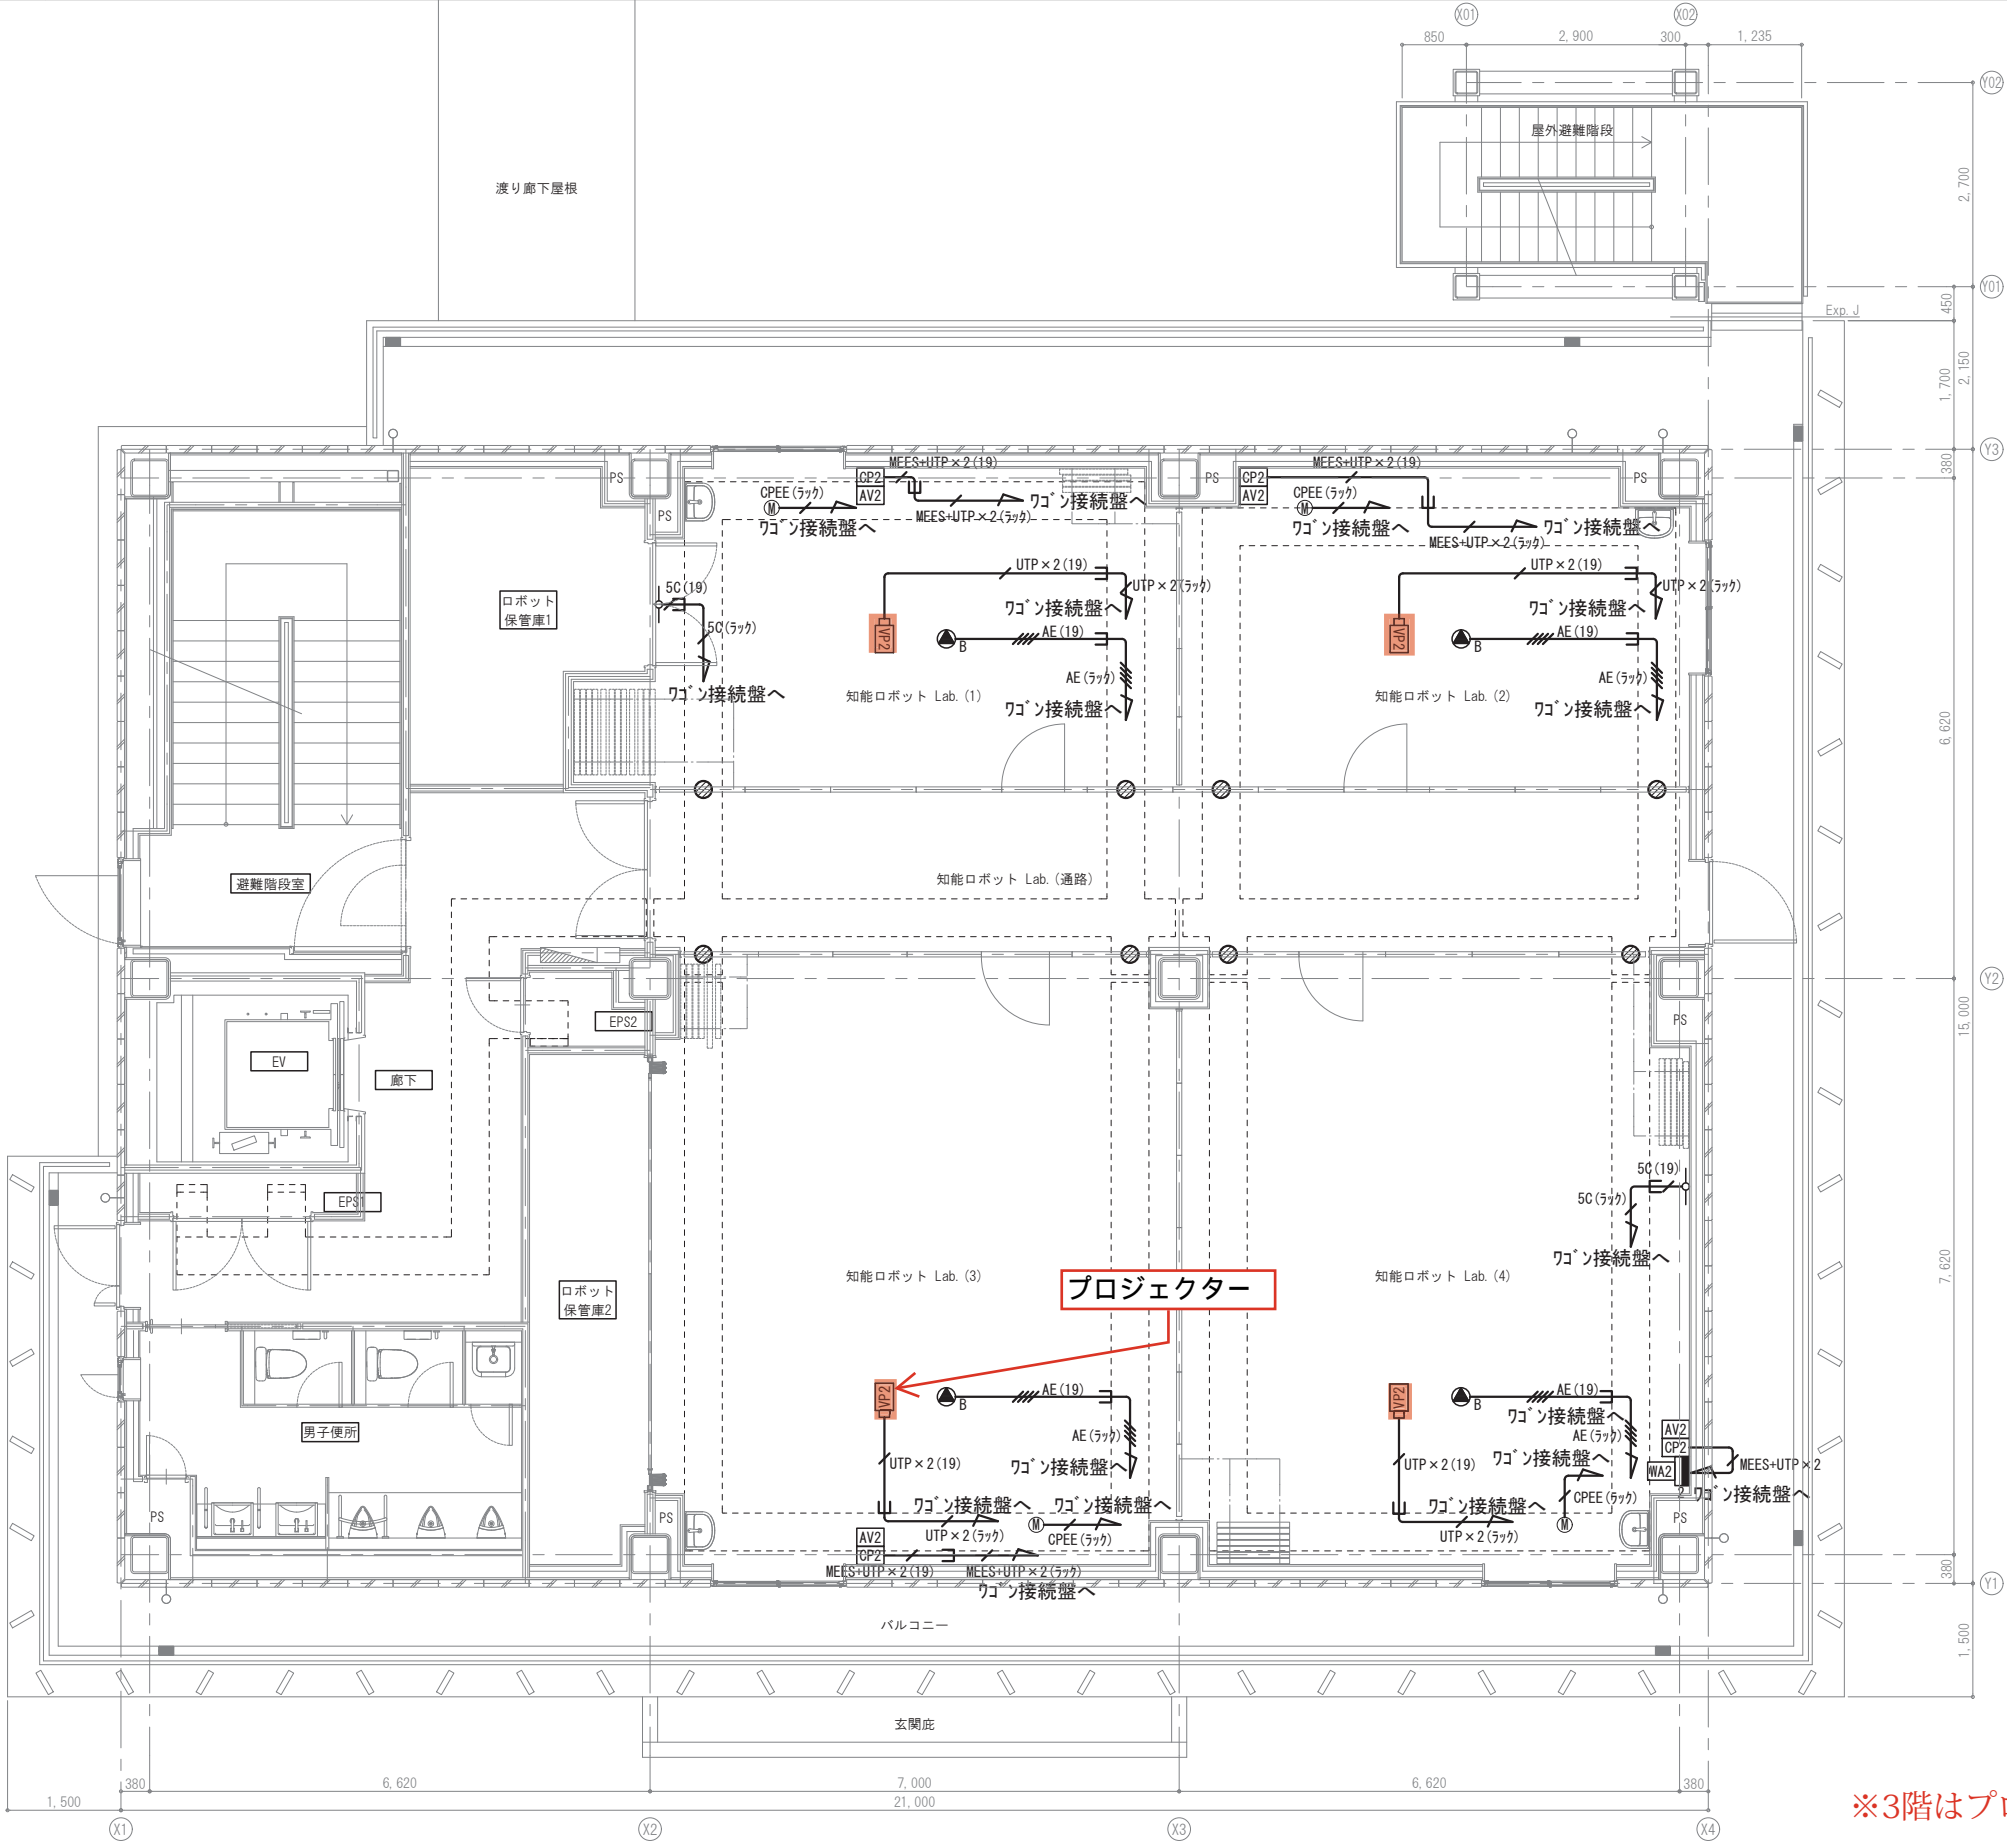


※3階はプロジェクターなし

神戸市公立大学法人	図面番号	E-69
令和 7年度	神戸高専テクノセンター・情報棟新築工事	
図面リスト	縮尺	施設番号
(電気設備工事)		—
映像・音響設備 2階平面図	(A1)1:50 (A3)1:100	

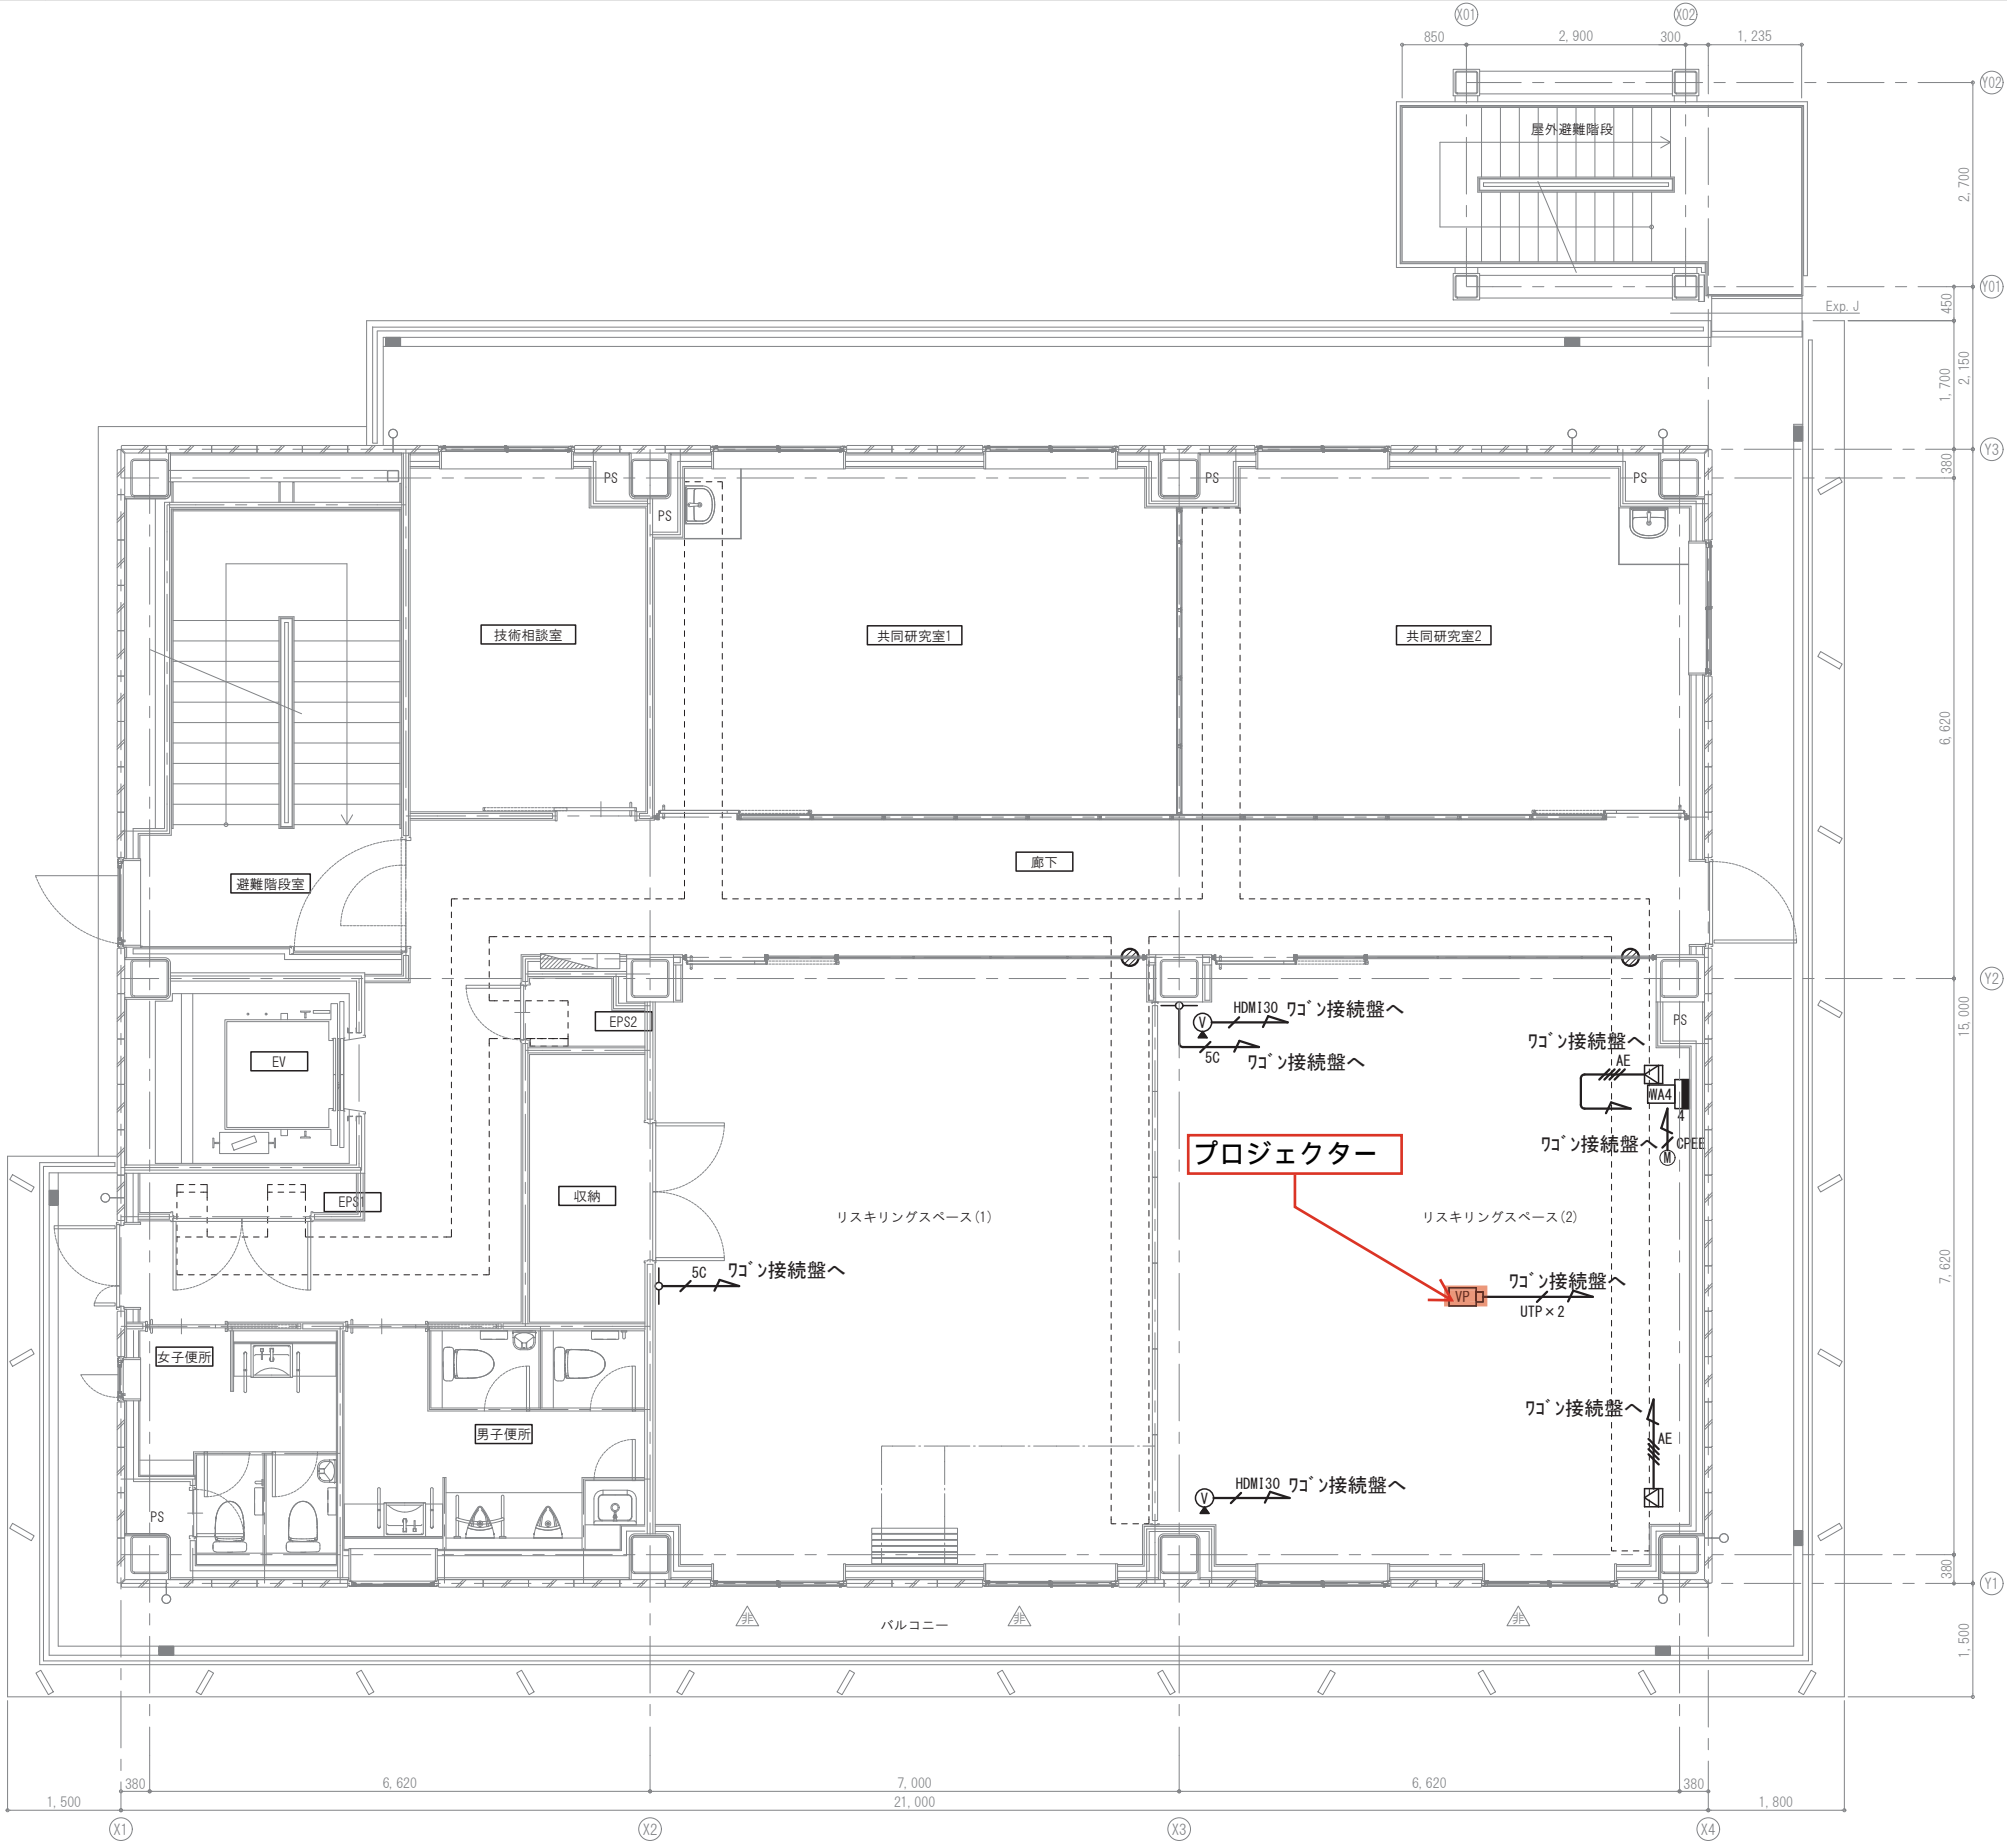

神戸市公立大学法人	図面番号	E-71
令和 7年度 神戸高専テクノセンター・情報棟新築工事		
図面リスト	縮尺	施設番号
(電気設備工事) 映像・音響設備 4階平面図		—
(A1)1:50 (A3)1:100		

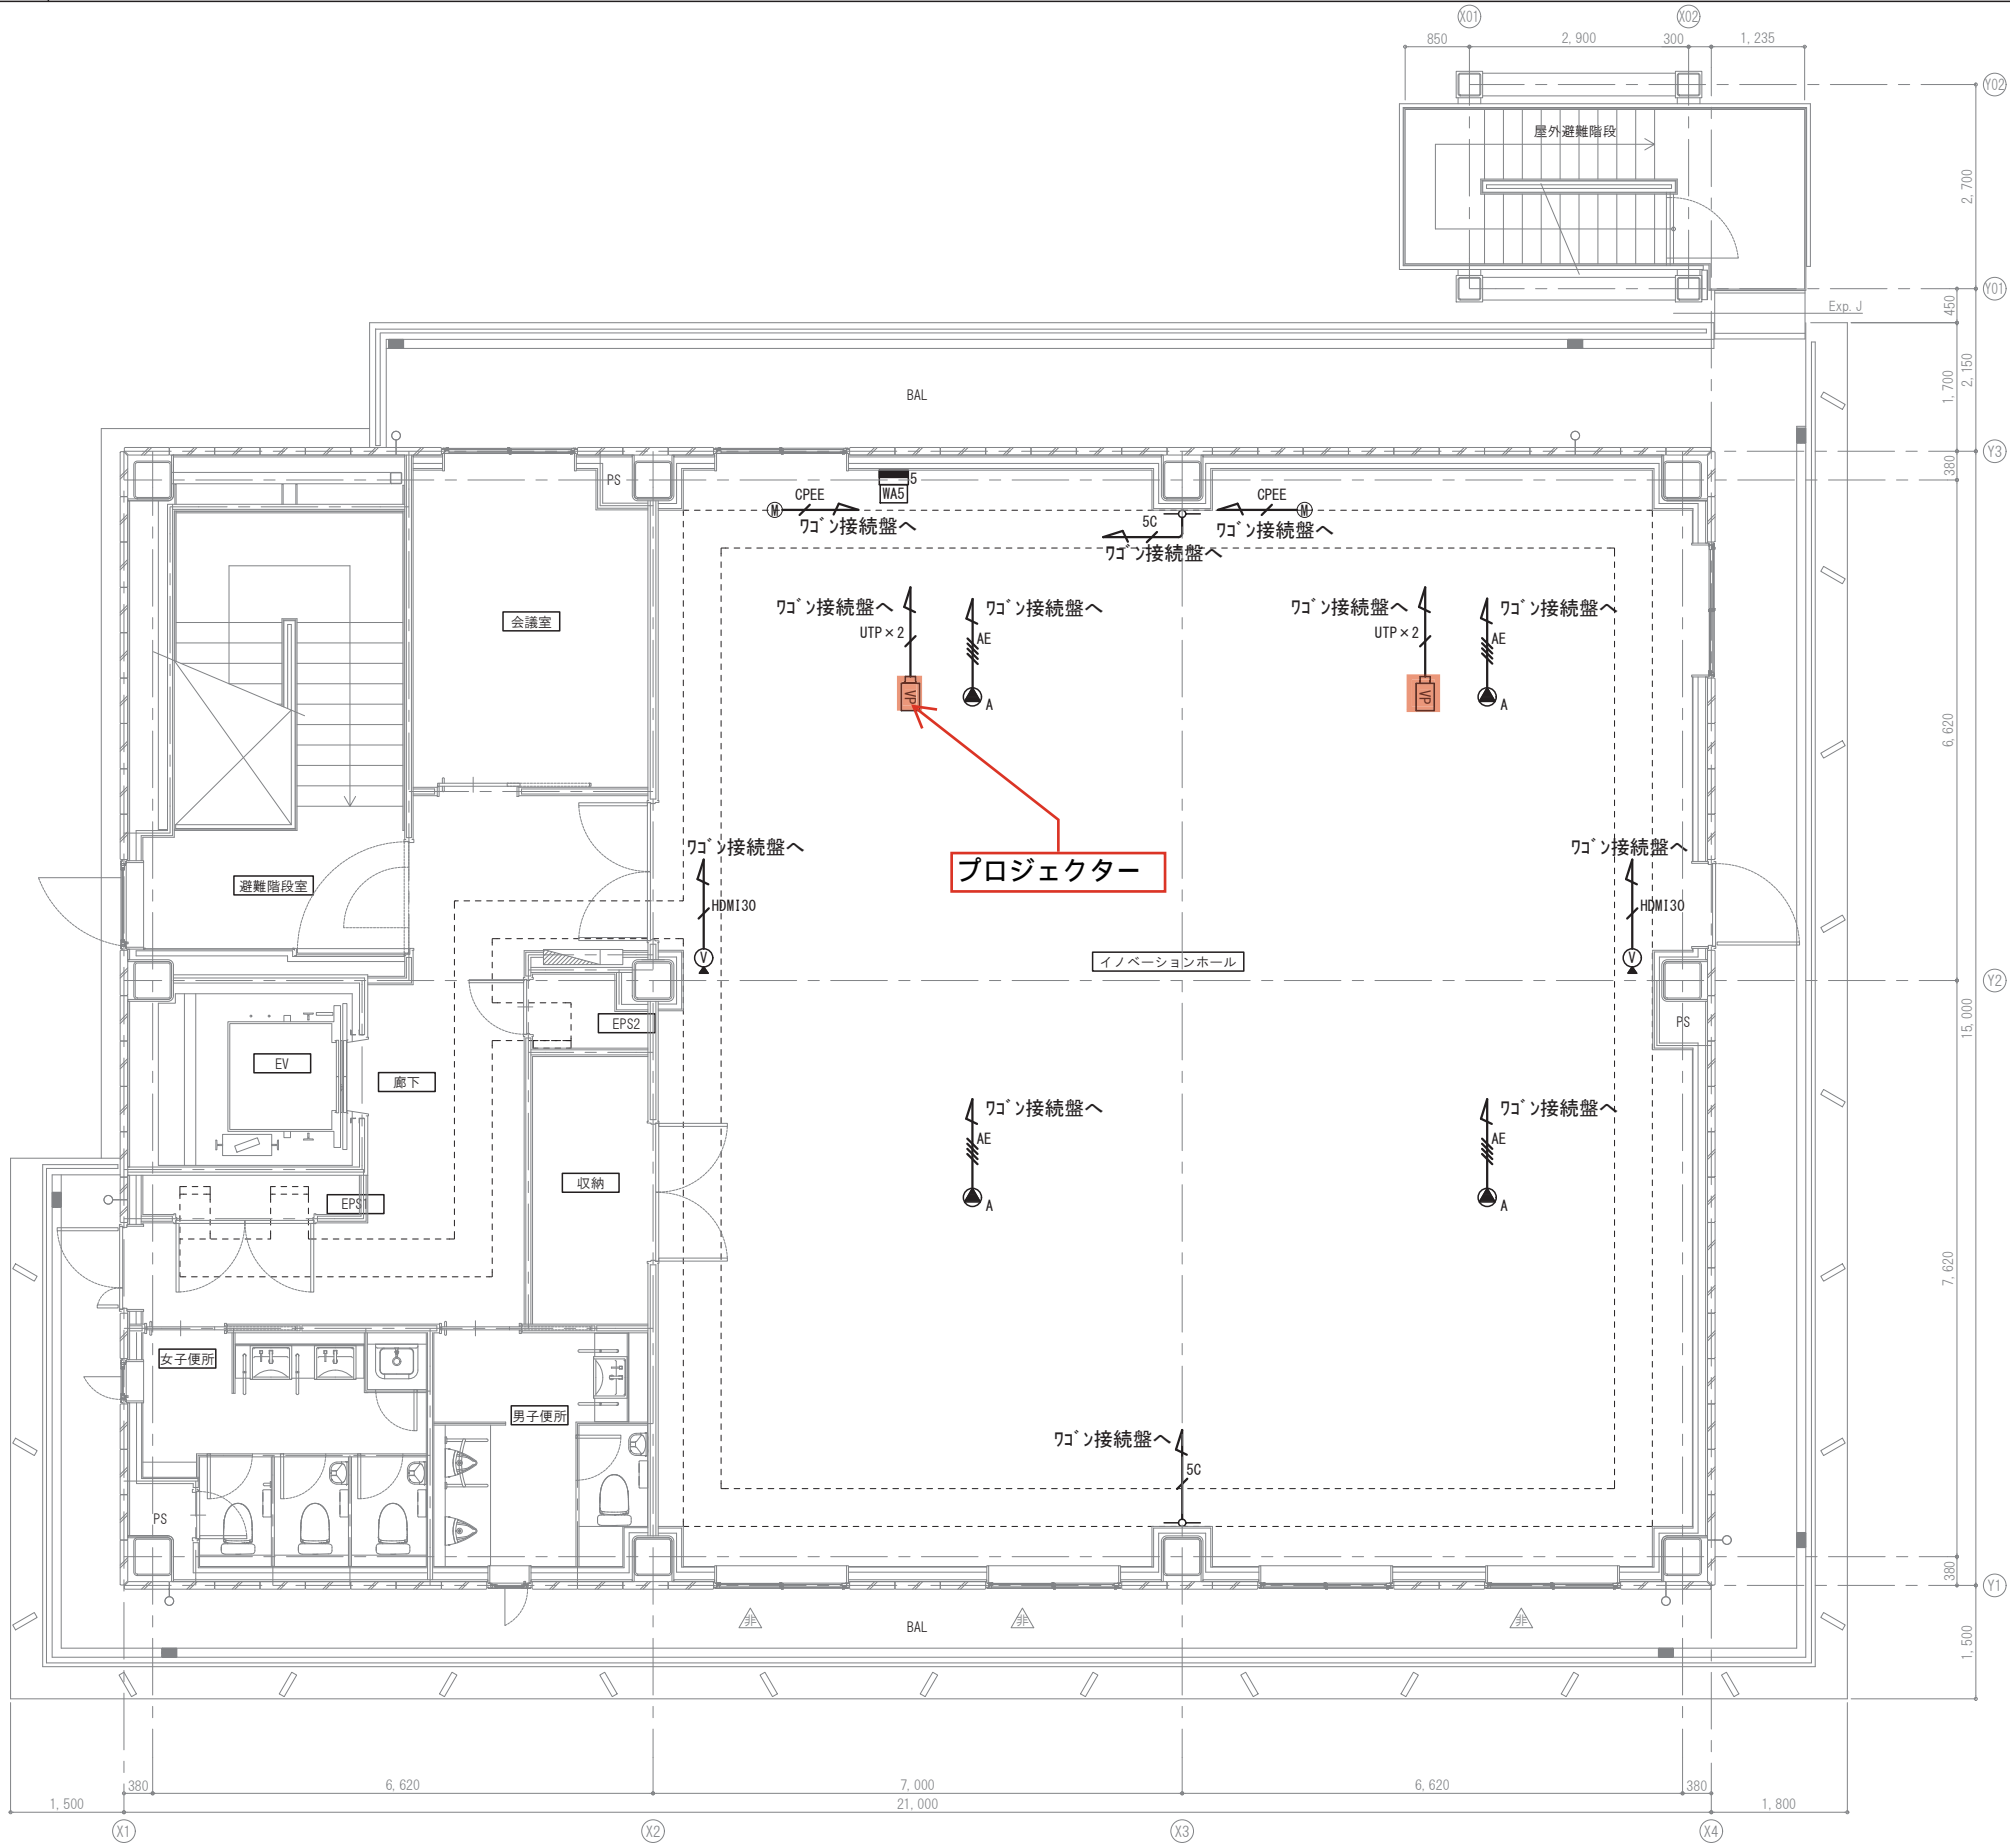

神戸市公立大学法人	図面番号	E-72
令和 7年度	神戸高専テクノセンター・情報棟新築工事	
図面リスト	縮尺	施設番号
(電気設備工事)		—
映像・音響設備 5階平面図	(A1)1:50 (A3)1:100	